



Gmina Wleń

L.dz. 25 /23

PRZEDSIĘBIORSTWO
WODOCIĄGÓW I KANALIZACJI
WOLEŚLAWIEC Sp. z o.o.

Wpłynęło
dnia 12. 01. 2023

Nr 84/22

Podpis

Wleń, dnia 5 stycznia 2023r.

Przedsiębiorstwo Wodociągów i Kanalizacji
w Bolesławcu Sp. z o.o.
59-700 Bolesławiec, ul. Łasicka 17

W odpowiedzi na wniosek z dnia 29 grudnia 2022r., znak sprawy: L. dz. 2430/TT/2022 informuję, że **wyrażam zgodę** na lokalizację wodociągu na działce oznaczonej ewidencyjnie nr 34/22 obręb Marczów, stanowiącą własność Gminy Wleń.

Prace należy wykonać zgodnie z planem sytuacyjnym stanowiącym załącznik do niniejszego uzgodnienia. Gmina udostępni ww. nieruchomości pod następującymi warunkami:

1. Ewentualne kolizje lokalizacji przyłącza z istniejącym uzbrojeniem podziemnym należy uzgodnić z zarządcami poszczególnych sieci.
2. Prace ziemne nie mogą być prowadzone w okresie, gdy temperatura otoczenia jest niższa niż 0°C.
3. Grunt w miejscach, w których wykonywane były prace ziemne należy starannie zagęścić używając sprzętu mechanicznego.
4. Działkę należy doprowadzić do stanu pierwotnego, starannie uporządkować i oczyścić. Uszkodzone nawierzchnie odbudować co najmniej w istniejącej technologii.
5. Zajmujący grunt jest zobowiązany do usuwania wad technicznych spowodowanych niewłaściwym wykonaniem robót w ramach gwarancji w okresie 24 miesięcy od dnia podpisania protokołu odbioru.
6. **Po zakończeniu robót zajmujący grunt jest zobowiązany do udziału w komisyjnym odbiorze i przywrócenia do stanu poprzedniego przedmiotowy teren.**
7. Powyższe uzgodnienie nie jest zezwoleniem na dzierżawę gruntu. W związku z powyższym przed rozpoczęciem robót należy wystąpić do tutaj. Urzędu z wnioskiem na dzierżawę ww. gruntu.

Niniejsze uzgodnienie wydaje się w związku z planowaną inwestycją pn.: „Budowa wodociągu tranzytowego z miejscowości Górczyca do miejscowości Marczów”.

Otrzymują:

1. Adresat
2. A/a

Za zgodność z oryginałem
Bolesławiec

data 31. 05. 2023

Podpis

mgr inż. Jarkusz Wowczuk
Upr. bud. do projekt. w specj. instalacyjnej w zakr.
sieci, instalacji i urządzeń: wod.-kan. ciepłych,
wentylac. i gazowych. Nr ewid.: 242/99/DUW
obr. bud. do kierowania i nadzorowania robotami w specj.
instalacyjno-inżynierskiej w zakr. sieci wod.kan.
Nr ewid.: 1235/84-Jel.G.

Sprawę prowadzi:


Pamela Dziekiewicz, tel. 75 713 60 84, inwestycje@wlen.pl

BURMISTRZ
MIASTA I GMINY WLEŃ

Artur Zych

Oznaczenia:

- - trasa projektowanej sieci wodociągowej PE90
- - istniejąca sieć wodociągowa
- - granice działek
- numery działek objętych wnioskiem

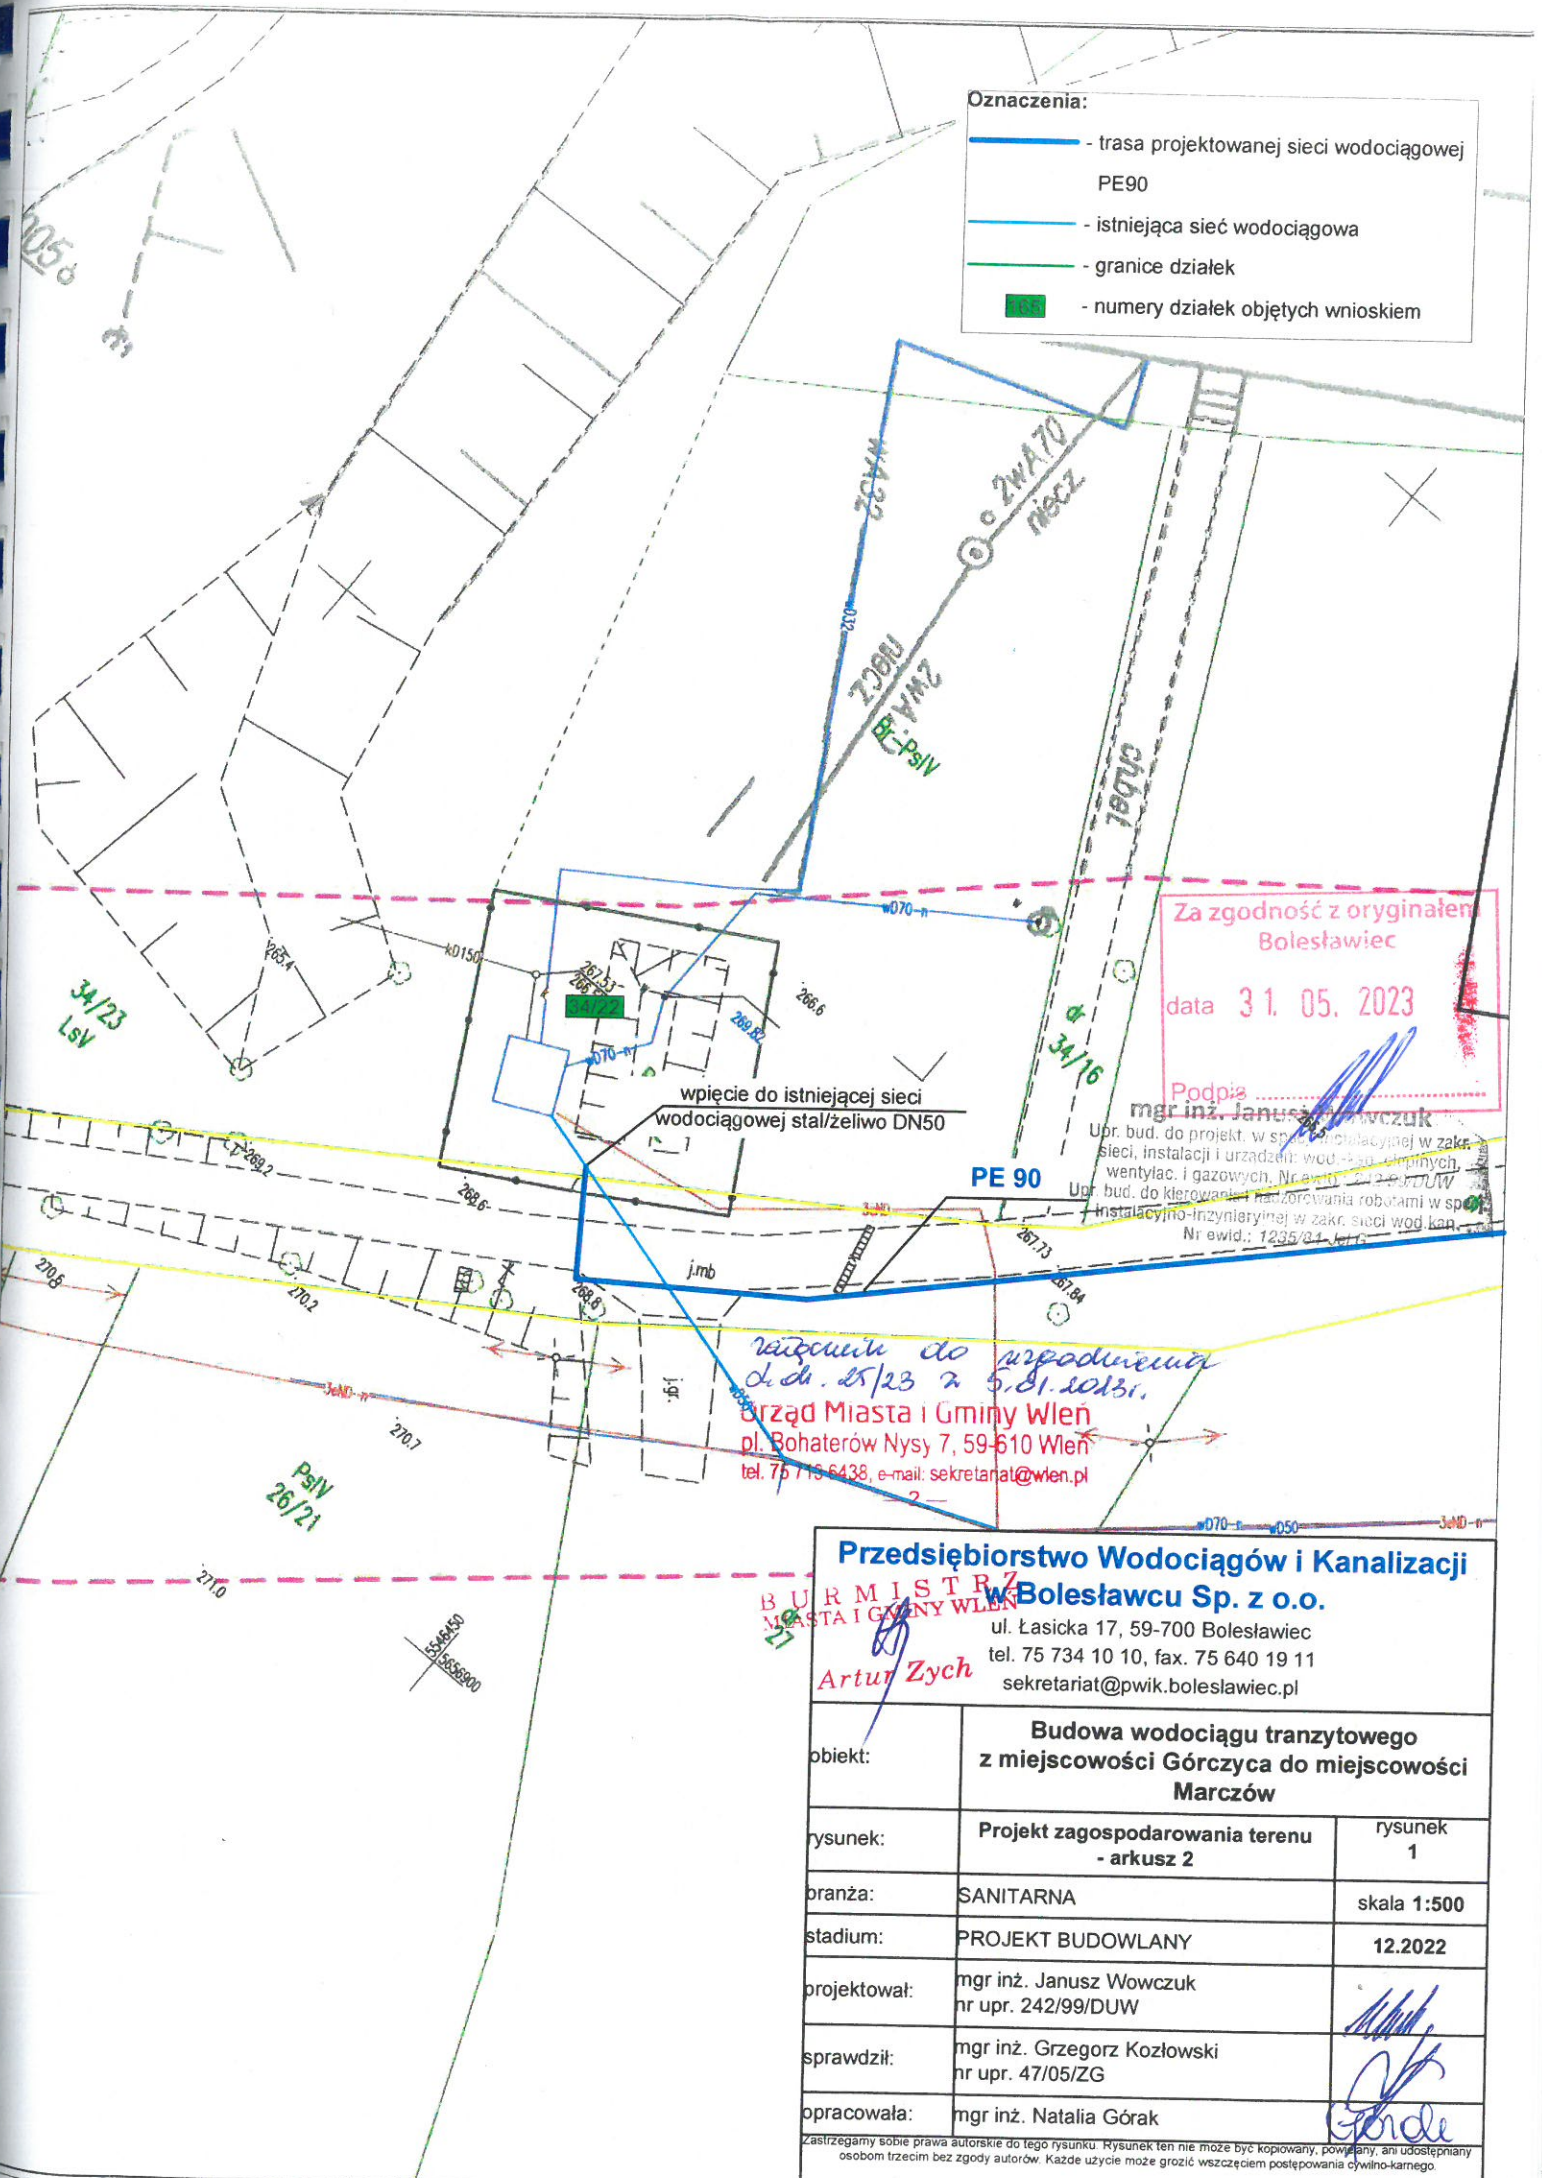

Za zgodność z oryginałem
Bolesławiec
data 31. 05. 2023

Podpis: *[Signature]*
mgr inż. Janusz Wowczuk
Upr. bud. do projekt. w sp. z o.o. w zakresie w zakr. sieci, instalacji i urządzeń wod.-san. i odpływ. wentylac. i gazowych, Nr ewid. 242/99/DUW
Upr. bud. do kierowania i nadzoru nad robotami w sp. z o.o. w zakresie instalacyjno-inżynierskiej w zakr. sieci wod. kan. Nr ewid.: 1295/04-1-1-1

Wzrostek do wprowadzenia do dr. 25/23 z 5.01.2023r.
Urząd Miasta i Gminy Wleń
pl. Bohaterów Nysy 7, 59-610 Wleń
tel. 75 716 6438, e-mail: sekretariat@wlen.pl

Przedsiębiorstwo Wodociągów i Kanalizacji w Bolesławcu Sp. z o.o.
ul. Łasicka 17, 59-700 Bolesławiec
tel. 75 734 10 10, fax. 75 640 19 11
sekretariat@pwik.boleslawiec.pl

obiekt:	Budowa wodociągu tranzytowego z miejscowości Górczyca do miejscowości Marczów	
rysunek:	Projekt zagospodarowania terenu - arkusz 2	rysunek 1
branża:	SANITARNA	skala 1:500
stadium:	PROJEKT BUDOWLANY	12.2022
projektował:	mgr inż. Janusz Wowczuk nr upr. 242/99/DUW	<i>[Signature]</i>
sprawdził:	mgr inż. Grzegorz Kozłowski nr upr. 47/05/ZG	<i>[Signature]</i>
opracowała:	mgr inż. Natalia Górac	<i>[Signature]</i>

Zastrzegamy sobie prawa autorskie do tego rysunku. Rysunek ten nie może być kopiowany, powielany, ani udostępniany osobom trzecim bez zgody autorów. Każde użycie może grozić wszczęciem postępowania cywilno-karnego.